

ENTI ESTERNI

- 112** Carabinieri
- 113** Polizia
- 115** Vigili del Fuoco
- 118** Ambulanza

LEGENDA SIMBOLI E SEGNALETICA DI SICUREZZA D.Lgs. 493/96

	Lancia Antincendio		Attacco VVF		Estintore		Valvola Metano		Valvola Gasolio		Valvola Gas Tecnici
	Allarme Antincendio		Attrezzatura Antincendio		Pulsante di Sgancio		Punto di Raccolta		Uscita in Orizzontale		Voi Siete Qui

COSA FARE QUANDO VIENE DATO L'ORDINE DI EVACUAZIONE

- In caso di allarme:
- 1) Portarsi ordinatamente verso le uscite di sicurezza seguendo la segnaletica verde di sicurezza, senza correre né creare panico.
 - 2) Informare dell'evacuazione le persone che potrebbero non aver sentito l'allarme.
 - 3) Non usare gli ascensori in caso di emergenza.
 - 4) Raggiungere il punto di raccolta più vicino.
 - 5) Non abbandonare il punto di raccolta fino alla fine dell'emergenza.

UNIVERSITÀ DEGLI STUDI DI BOLOGNA

Piano di Emergenza con Indicazione delle Vie di Esodo e dei Presidi Antincendio - Piano Interrato


A cura di:
IM.TECH s.a.s. di Sermasi Giuseppe & C.
<http://www.imtech-online.com>

Via Musolesi, 1a/1b
40138 BOLOGNA
tel. 051-30.21.78
fax 051-30.26.33

Via Aspromonte, 23
40026 IMOLA (BO)
tel. 0542-29.331
fax 0542-29.029

E-mail: info@imtech.com E-mail: imola@imtech-online.com

Scala: **1:250** Data: **29 luglio 2010**

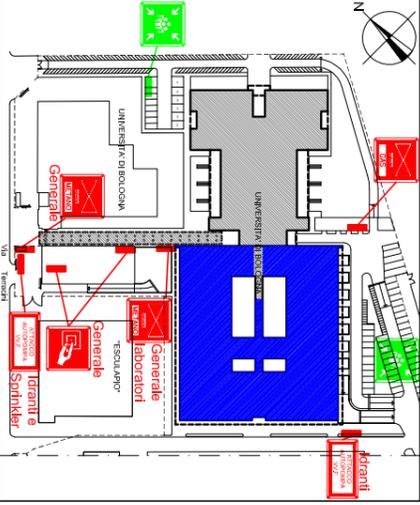

COSA FARE QUANDO VIENE DATO L'ORDINE DI EVACUAZIONE

In caso di allarme:

- 1) Portarsi ordinatamente verso le uscite di sicurezza seguendo la segnaletica verde di sicurezza, senza correre né creare panico.
- 2) Informare dell'evacuazione le persone che potrebbero non aver sentito l'allarme.
- 3) Non usare gli ascensori in caso di emergenza.
- 4) Raggiungere il punto di raccolta più vicino.
- 5) Non abbandonare il punto di raccolta fino alla fine dell'emergenza.

ENTI ESTERNI

- 112 Carabinieri 115 Vigili del Fuoco
 113 Polizia 118 Ambulanza

LEGENDA SIMBOLI E SEGNALETICA DI SICUREZZA D.Lgs. 493/96



	Landola Antincendio		Estintore		Atacco VV/F		Valvola Gasolio		Valvola Gas Tecnici
	Attrezzatura Antincendio		Pulsante di Antincendio		Uscita in Orizzontale		Uscita verso il Basso		Uscita verso l'alto
	Punto di Soccorso		Uscita di Sicurezza		Punto di Raccolta		Voi Siete Qui		

UNIVERSITÀ DEGLI STUDI DI BOLOGNA

Descrizione:
Piano di Emergenza con Indicazione delle Vie di Esodo e dei Presidi Antincendio - Piano Terra

A cura di:
IM.TECH s.a.s. di Semmasi Giuseppe & C.
<http://www.imtech-online.com>
 Via Museolesi, 1a/1b 40138 BOLOGNA
 Tel. 051-3021178 Fax 051-3020333
 Via Aspromonte, 23 40026 IMOLA (BO)
 Tel. 0542-293391 Fax 0542-293029
 E-mail: info@imtech-online.com E-mail: msd@imtech-online.com

Scale: 1:350 Data: 29 luglio 2010

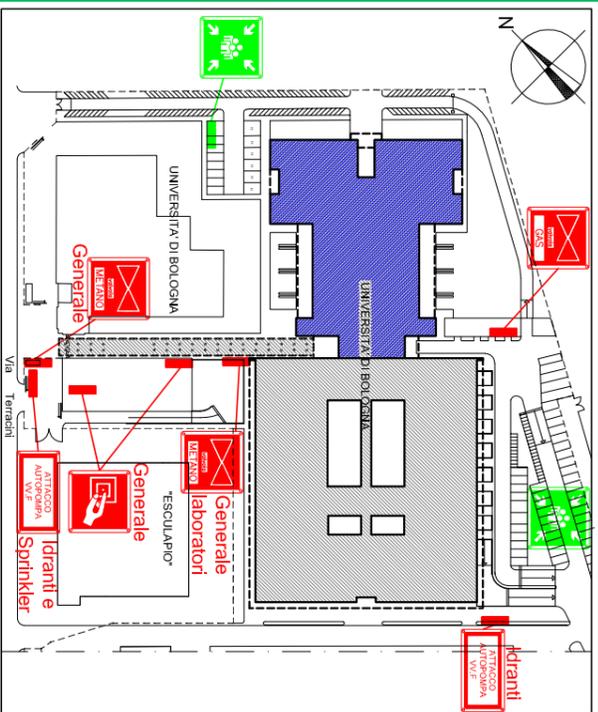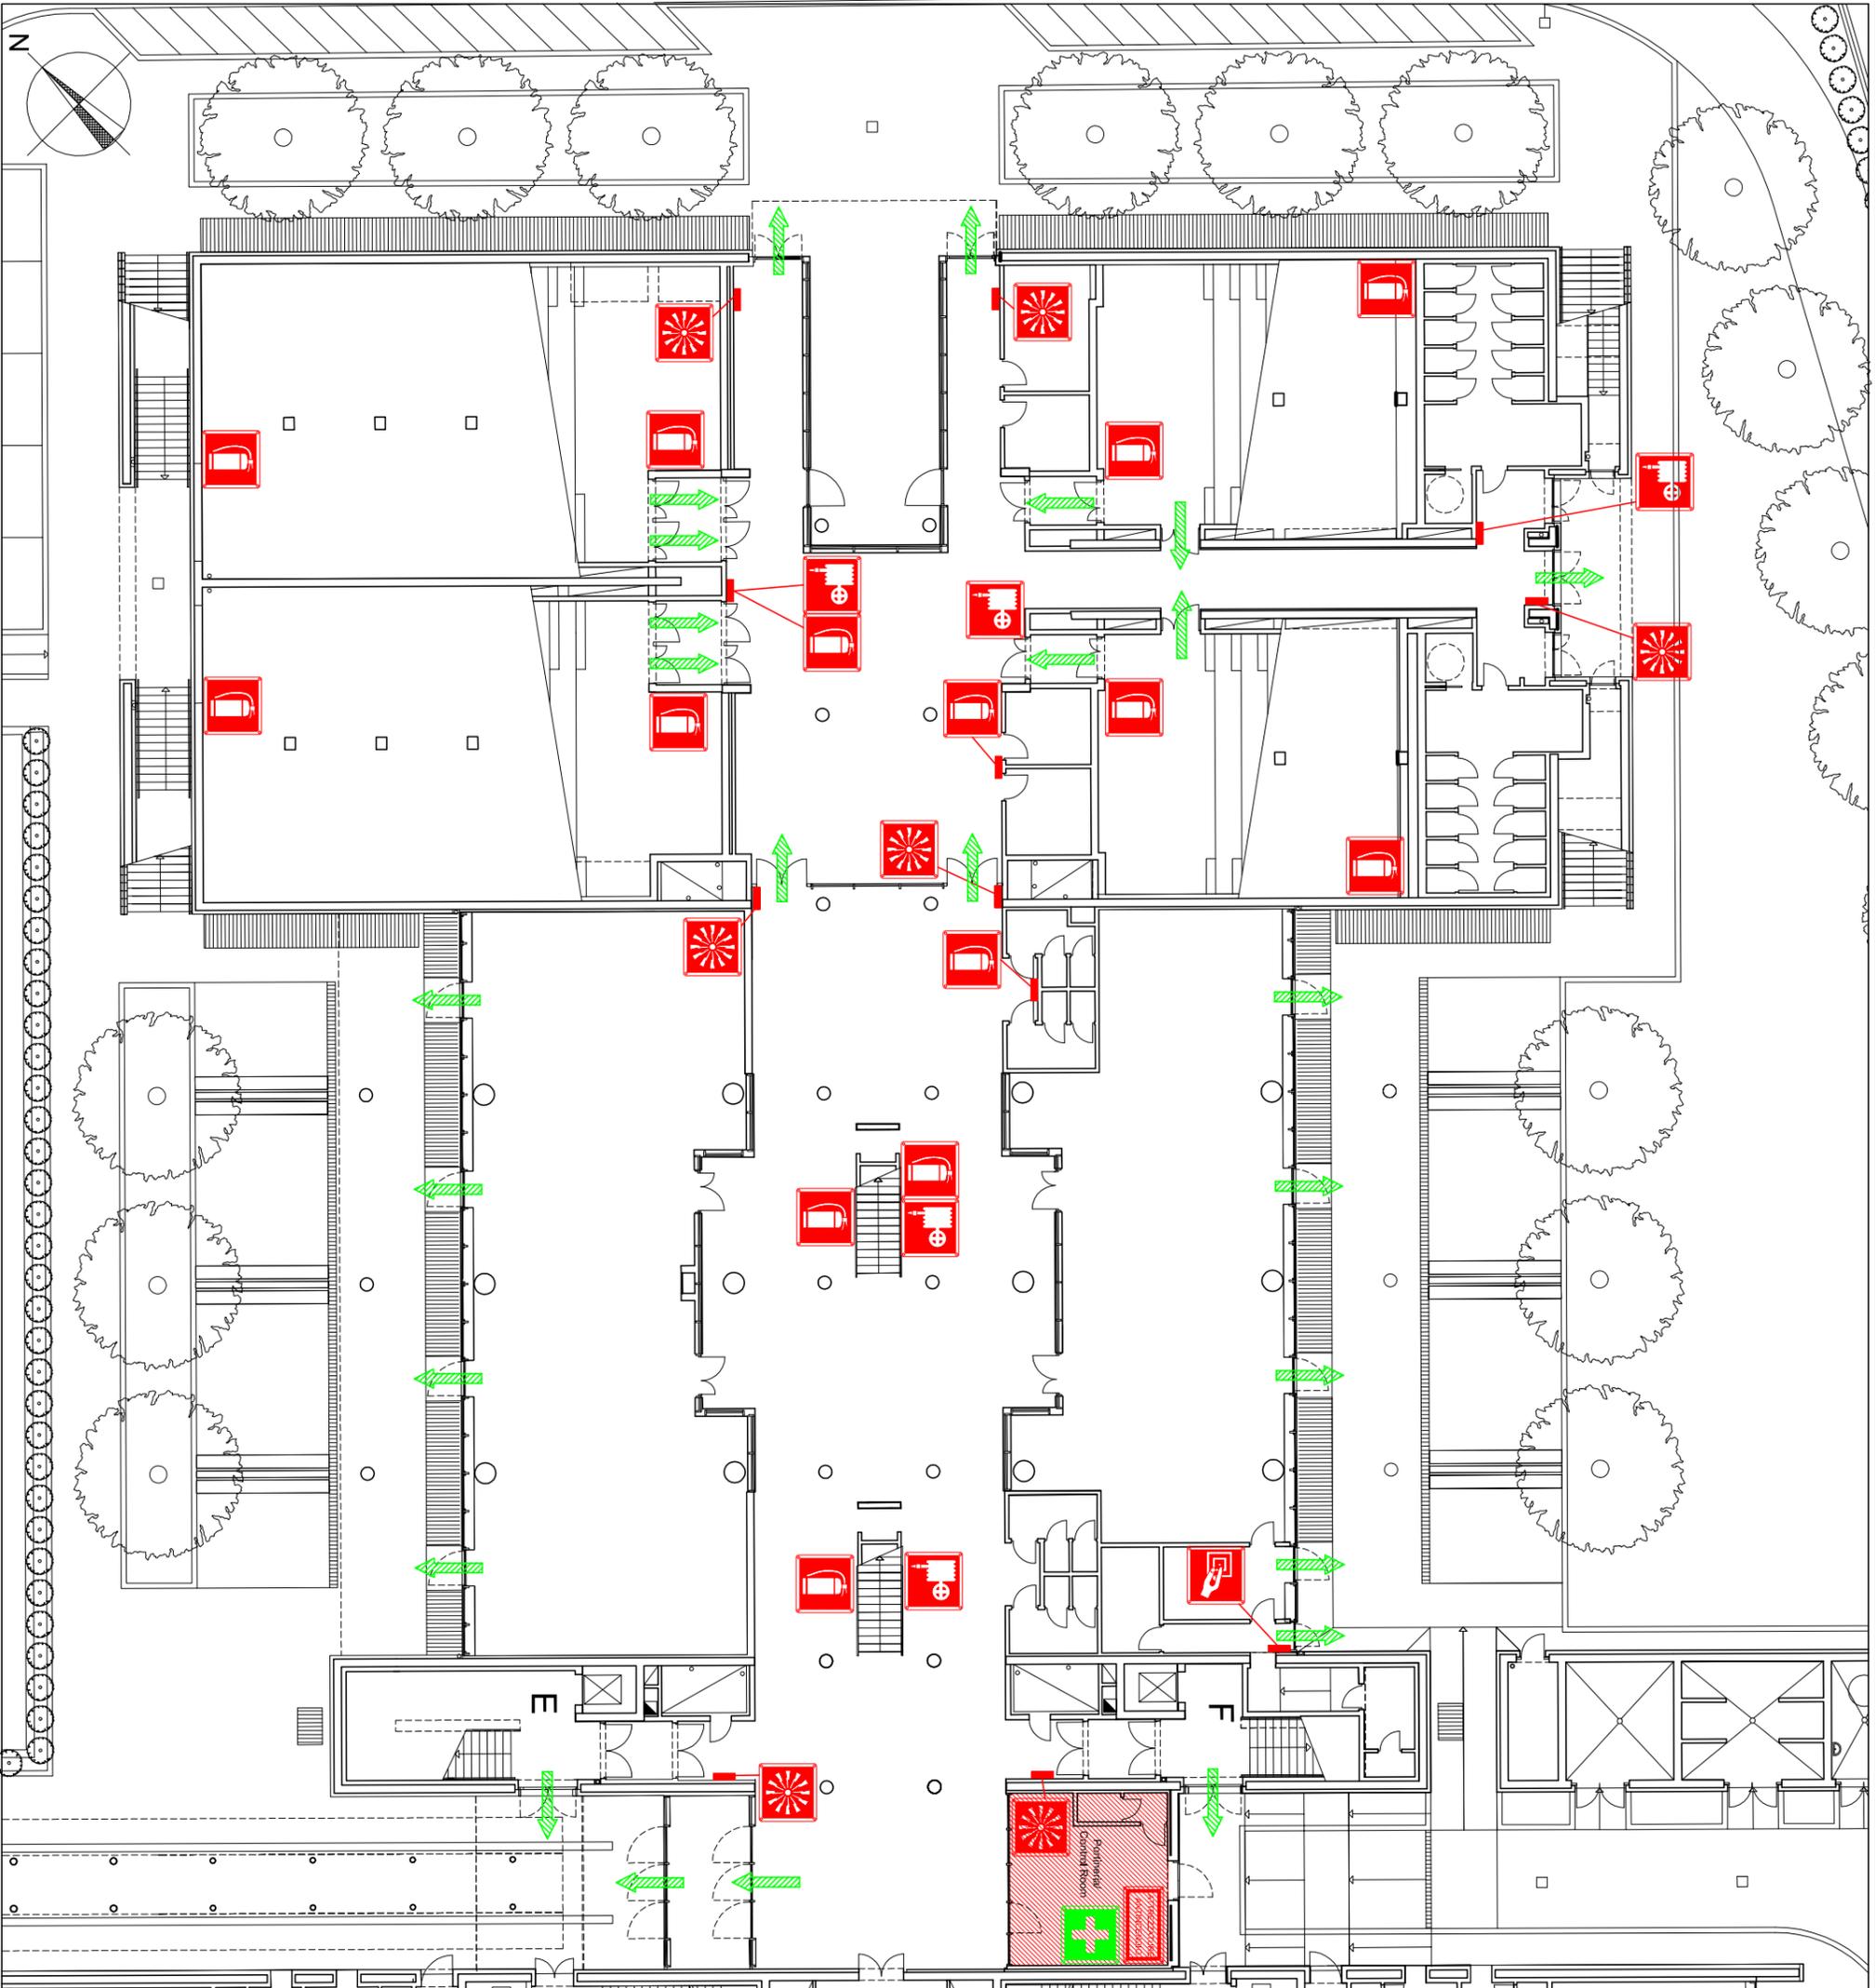

- ENTI ESTERNI**
- 112 Carabinieri
 - 113 Polizia
 - 115 Vigili del Fuoco
 - 118 Ambulanza

LEGENDA SIMBOLI E SEGNALETICA DI SICUREZZA D.Lgs. 493/96

	Lancia Antincendio		Estintore		Attacco VVF		Allarme Antincendio		Pulsante di Sgancio		Attrezzatura Antincendio
	Pronto Soccorso		Valvola Melano		Valvola Gas Tecnici		Punto di Raccolta		Uscita in Orizzontale		Voi Siete Qui

COSA FARE QUANDO VIENE DATO L'ORDINE DI EVACUAZIONE

- In caso di allarme:**
- 1) Portarsi ordinatamente verso le uscite di sicurezza seguendo la segnaletica verde di sicurezza, senza correre né creare panico.
 - 2) Informare dell'evacuazione le persone che potrebbero non aver sentito l'allarme.
 - 3) Non usare gli ascensori in caso di emergenza.
 - 4) Raggiungere il punto di raccolta più vicino.
 - 5) Non abbandonare il punto di raccolta fino alla fine dell'emergenza.

Il Committente:
UNIVERSITÀ DEGLI STUDI DI BOLOGNA

Descrizione:
Piano di Emergenza con Indicazione delle Vie di Esodo e dei Presidi Antincendio - Piano Terra

A cura di:
IM.TECH S.a.S. di Sermasi Giuseppe & C.
<http://www.imtech-online.com>



Via Musolesi, 1a/1b
 40138 BOLOGNA
 tel. 051-30.21.78
 fax 051-30.26.33

Via Aspromonte, 23
 40026 IMOLA (BO)
 tel. 0542-29.331
 fax 0542-29.029

E-mail: info@imtech-online.com E-mail: imola@imtech-online.com

Scale: 1:250 Data: 29 luglio 2010



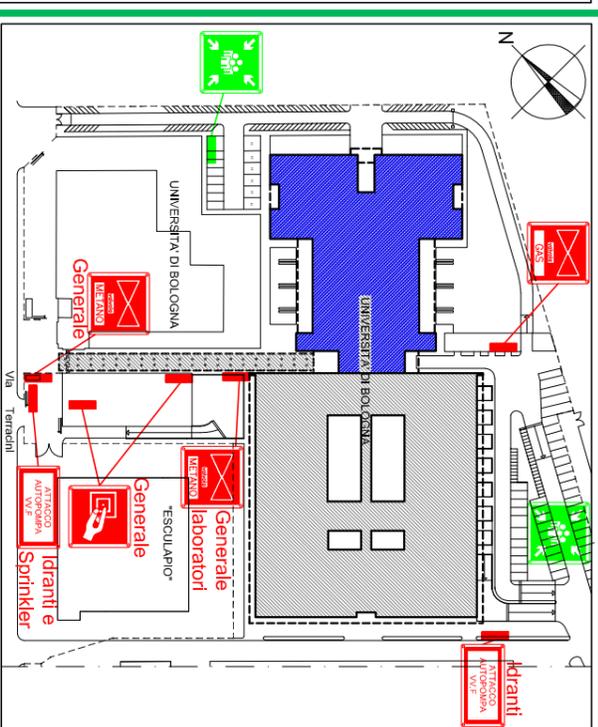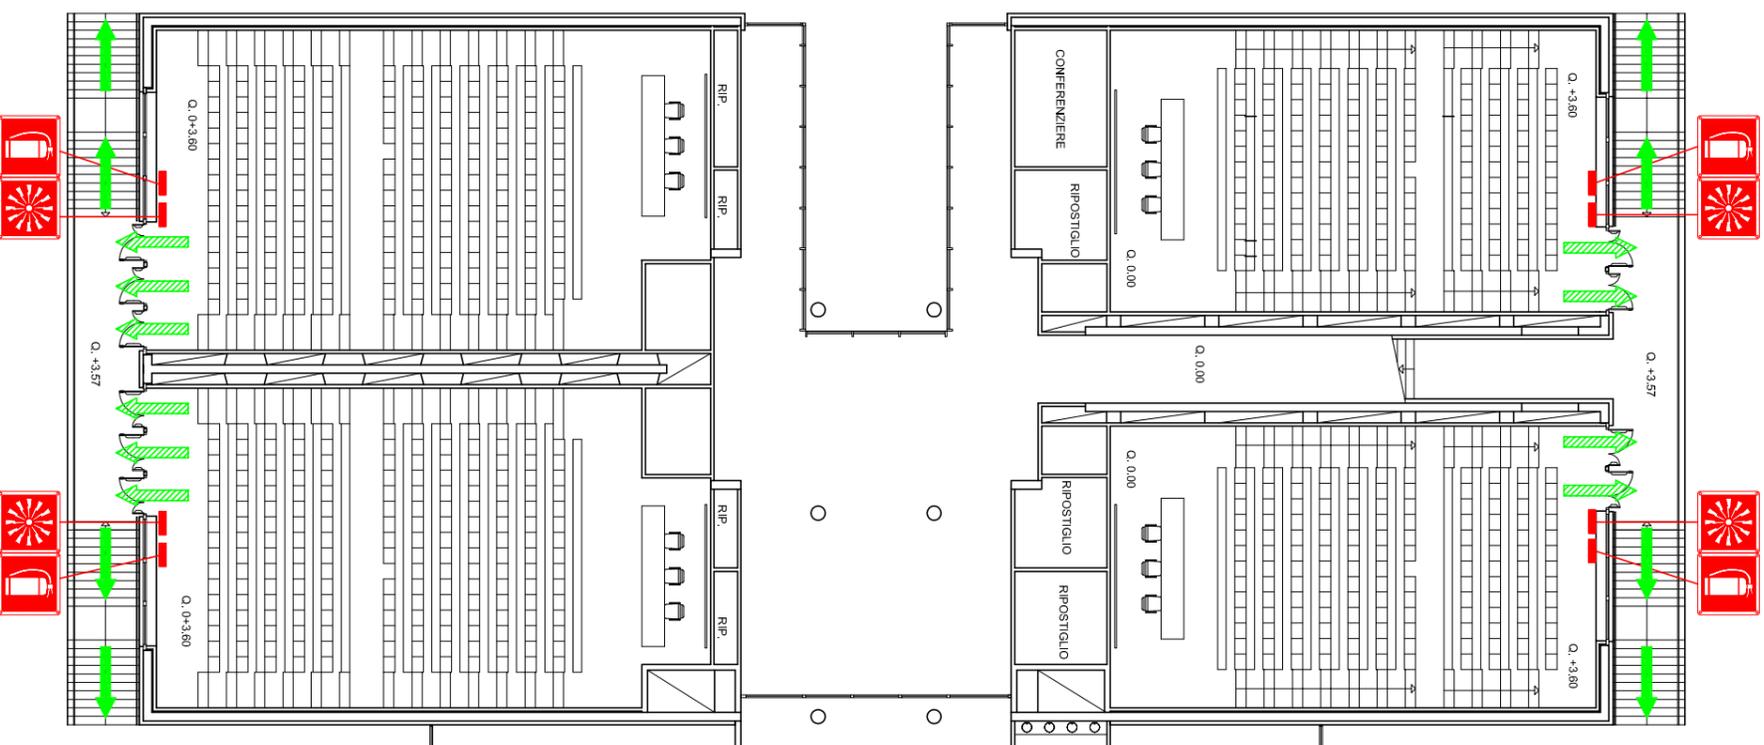

ENTI ESTERNI

- 112** Carabinieri
- 115** Vigili del Fuoco
- 113** Polizia
- 118** Ambulanza

LEGENDA SIMBOLI E SEGNALETICA DI SICUREZZA D.Lgs. 493/96

Lancia Antincendio	Estintore	Attacco V/VF	Allarme Antincendio	Pulsante di Sgancio	Attrezzatura Antincendio
Pronto Soccorso	Valvola Melano	Valvola Gas Tecnici	Punto di Raccolta	Uscita in Orizzontale	Uscita verso il Basso

COSA FARE QUANDO VIENE DATO L'ORDINE DI EVACUAZIONE

- In caso di allarme:
- 1) Portarsi ordinatamente verso le uscite di sicurezza seguendo la segnaletica verde di sicurezza, senza correre né creare panico.
 - 2) Informare dell'evacuazione le persone che potrebbero non aver sentito l'allarme.
 - 3) Non usare gli ascensori in caso di emergenza.
 - 4) Raggiungere il punto di raccolta più vicino.
 - 5) Non abbandonare il punto di raccolta fino alla fine dell'emergenza.

UNIVERSITÀ DEGLI STUDI DI BOLOGNA

Piano di Emergenza con Indicazione delle Vie di Esodo e dei Presidi Antincendio - Piano a Quota +3.75

A cura di: **IM.TECH s.a.s.** di Sermasi Giuseppe & C.
<http://www.imtech-online.com>





Via Musolesi, 1a/1b
 40138 BOLOGNA
 tel. 051-30.21.78
 fax 051-30.26.33

Via Aspromonte, 23
 40026 IMOLA (BO)
 tel. 0542-29.331
 fax 0542-29.029

E-mail: info@imtech.com E-mail: imola@imtech.com

Scala: **1:250** Data: **29 luglio 2010**

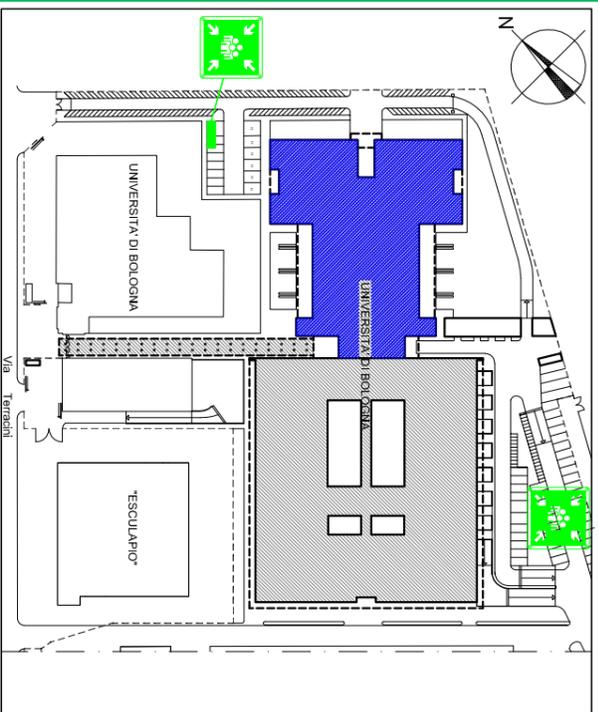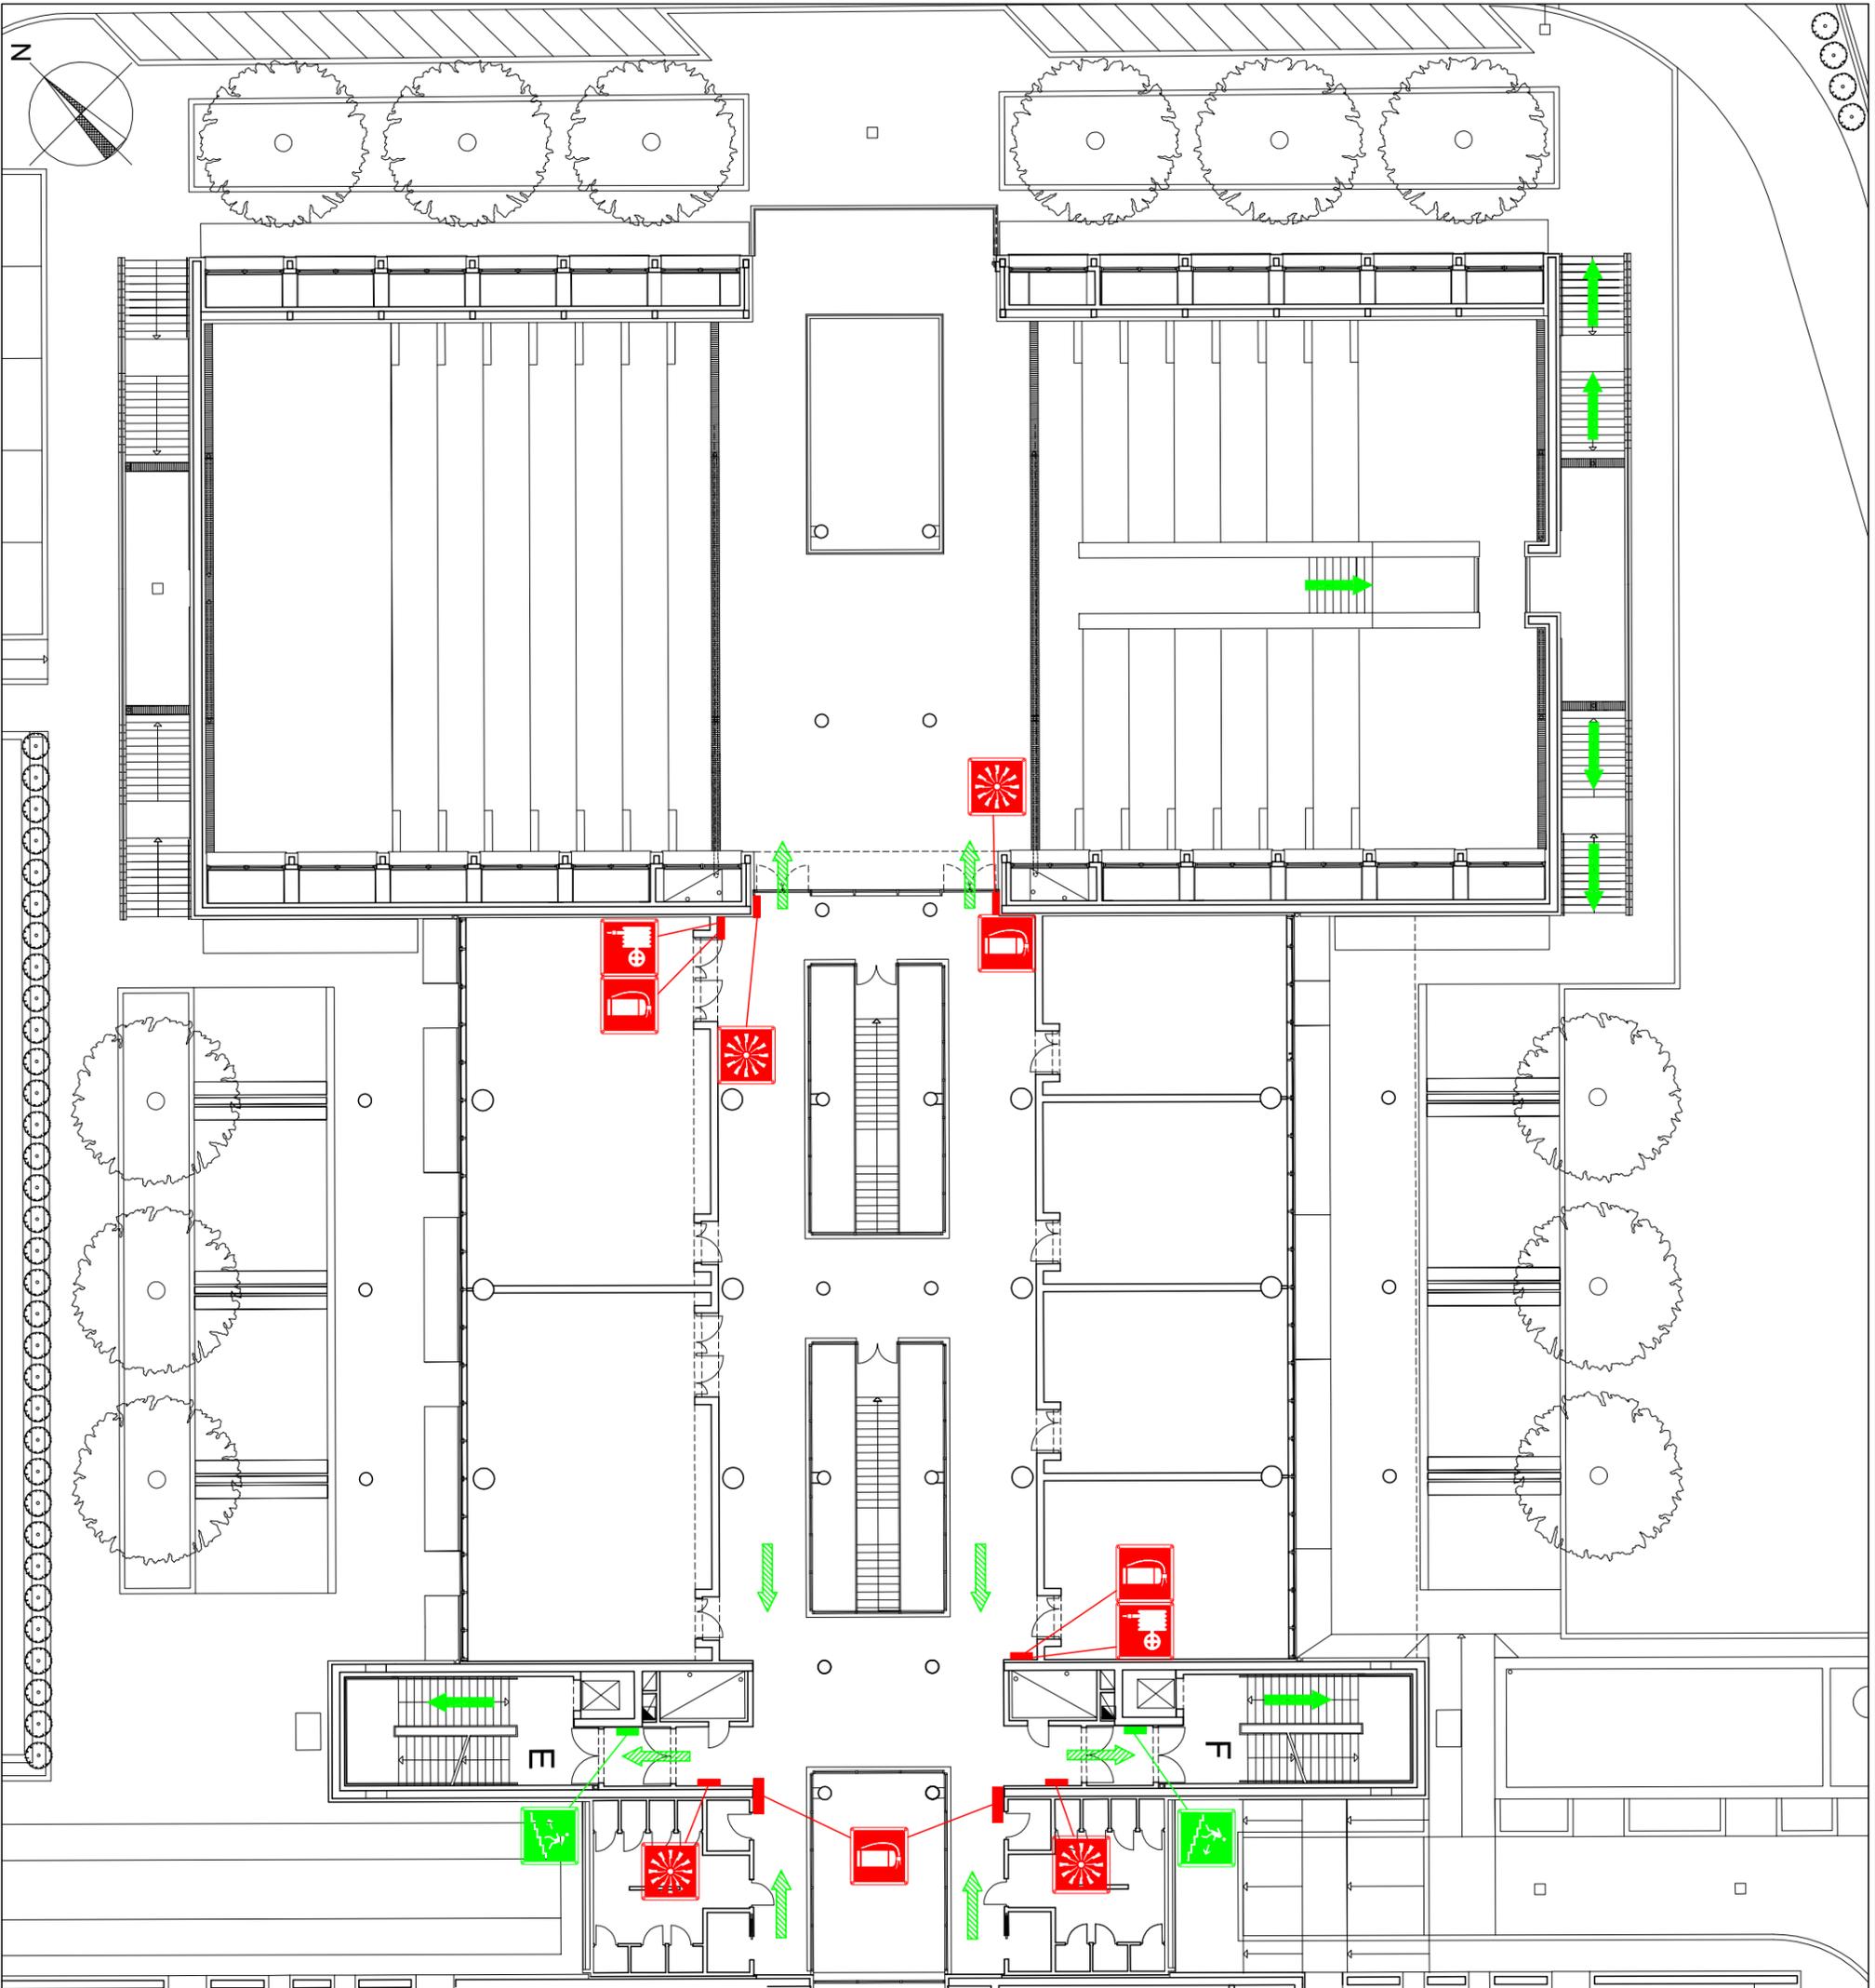

ENTI ESTERNI
112 Carabinieri
113 Polizia
115 Vigili del Fuoco
118 Ambulanza

LEGENDA SIMBOLI E SEGNALETICA DI SICUREZZA D.Lgs. 493/96

Valvola Metano	Valvola Gas Tecnici	Punto di Raccolta	Uscita in Orizzontale	Uscita verso il Basso	Voi Siete Qui

COSA FARE QUANDO VIENE DATO L'ORDINE DI EVACUAZIONE



- In caso di allarme:**
- 1) Portarsi ordinatamente verso le uscite di sicurezza seguendo la segnaletica verde di sicurezza, senza correre né creare panico.
 - 2) Informare dell'evacuazione le persone che potrebbero non aver sentito l'allarme.
 - 3) Non usare gli ascensori in caso di emergenza.
 - 4) Raggiungere il punto di raccolta più vicino.
 - 5) Non abbandonare il punto di raccolta fino alla fine dell'emergenza.

Il Committente:
UNIVERSITÀ DEGLI STUDI DI BOLOGNA

Descrizione:
Piano di Emergenza con Indicazione delle Vie di Esodo e dei Presidi Antincendio - Piano Primo

A cura di:
IM.TECH s.a.s. di Sermasi Giuseppe & C.
<http://www.imtech-online.com>
 Via Musolesi, 1a/1b
 40138 BOLOGNA
 tel. 051-30.21.78
 fax 051-30.26.33
 Via Aspromonte, 23
 40026 IMOLA (BO)
 tel. 0542-29.331
 fax 0542-29.029
 E-mail: info@imtech-online.com E-mail: imola@imtech-online.com

Scale: **1:250** Data: **29 luglio 2010**

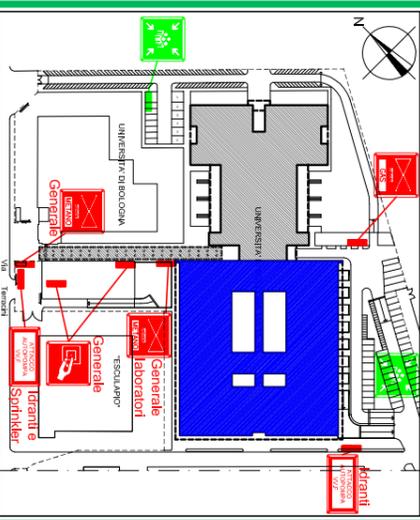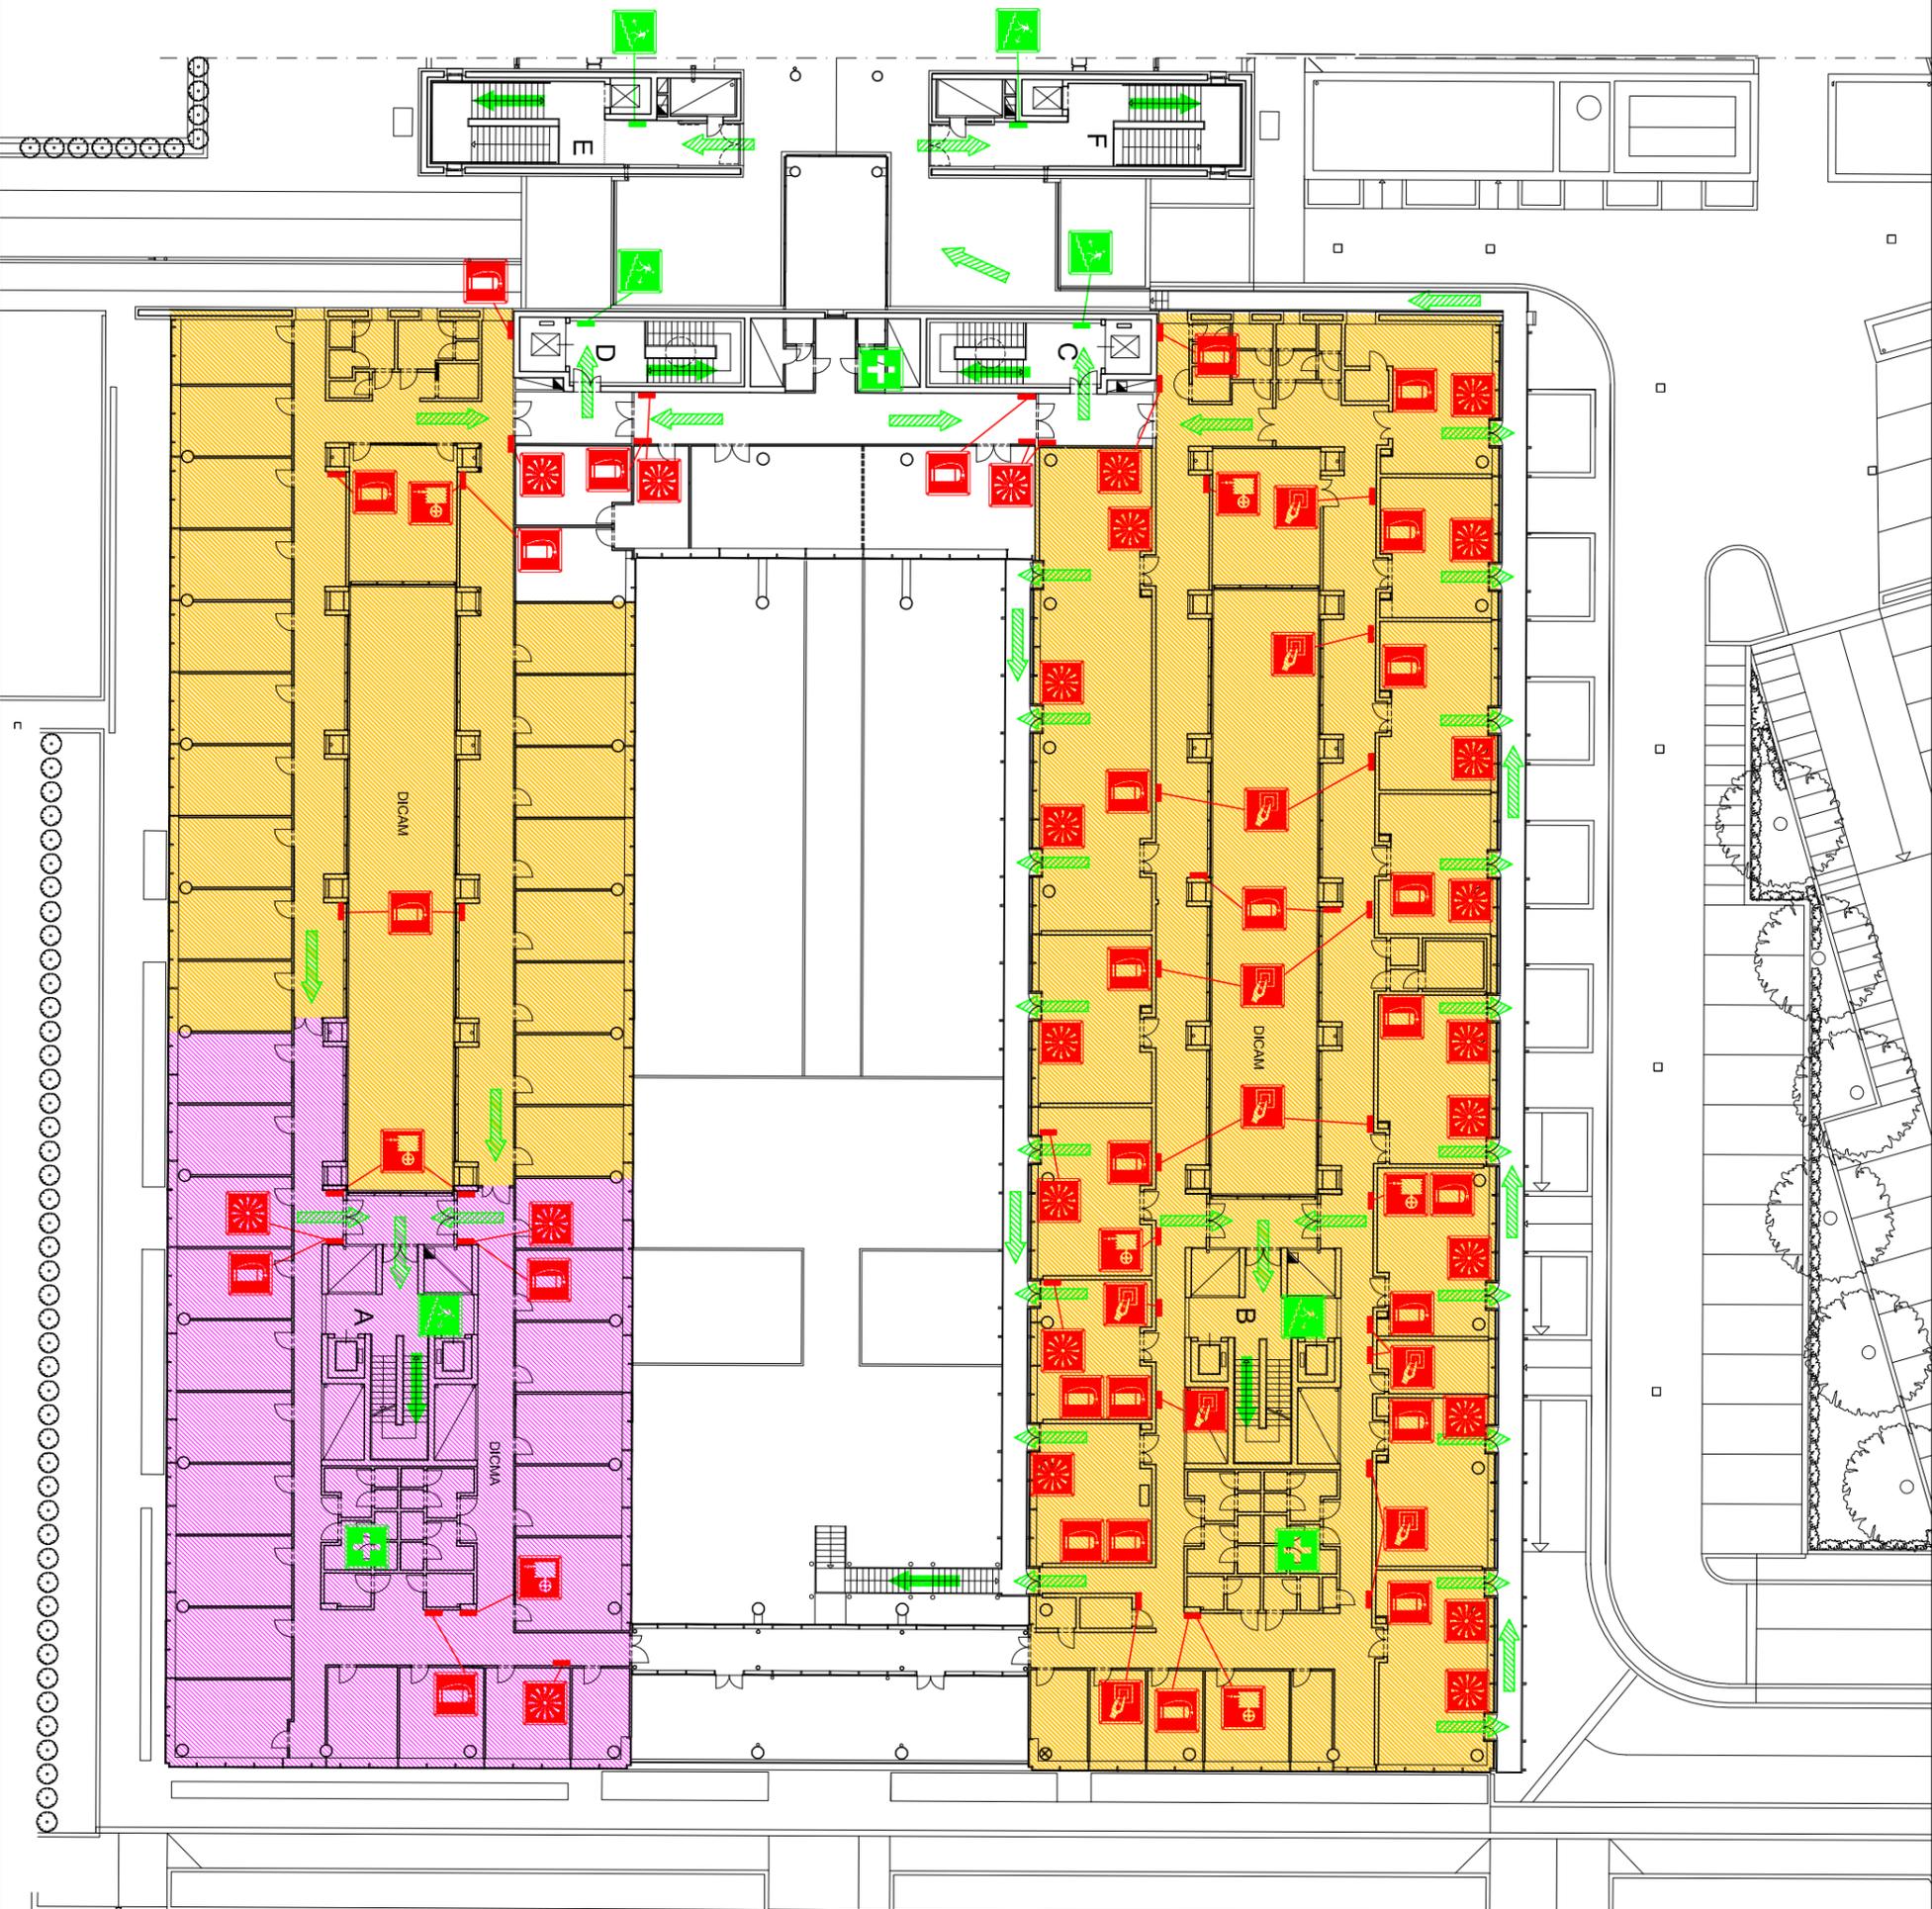

COSA FARE QUANDO VIENE DATO L'ORDINE DI EVACUAZIONE

In caso di allarme:

- 1) Portarsi ordinatamente verso le uscite di sicurezza seguendo la segnalatica verde di sicurezza, senza correre né creare panico.
- 2) Informare dell'evacuazione le persone che potrebbero non aver sentito l'allarme.
- 3) Non usare gli ascensori in caso di emergenza.
- 4) Raggiungere il punto di raccolta più vicino.
- 5) Non abbandonare il punto di raccolta fino alla fine dell'emergenza.

ENTI ESTERNI

- 112** Carabinieri **115** Vigili del Fuoco
113 Polizia **118** Ambulanza

LEGENDA SIMBOLI E SEGNALETICA DI SICUREZZA D.Lgs. 493/96

	Landia Anticendio		Estintore		Atacco VV/F		Valvola Gas		Valvola Gas Tecnici
	Attrezzatura Anticendio		Alarme Anticendio		Pulsante di Spando		Uscita in Orizzontale		Uscita verso il Basso
	Uscita di Sicurezza		Punto di Raccolta		Voi Siete Qui				
	Ponto Soccorso								



UNIVERSITÀ DEGLI STUDI DI BOLOGNA

Descrizione:
Piano di Emergenza con Indicazione delle Vie di Esodo e dei Presidi Anticendio - Piano Secondo

A cura di:
IM.TECH s.a.s. di Semmasi Giuseppe & C.
<http://www.imtech-online.com>
 Via Muselesi, 13/1/b
 40138 BOLOGNA
 Tel. 051-3021178
 Fax 051-3020333
 E-mail: info@imtech-online.com

Via Aspromonte, 23
 40026 IMOLA (BO)
 Tel. 0542-29331
 Fax 0542-293029
 E-mail: info@imtech-online.com

Scale: 1:350 Data: 29 luglio 2010

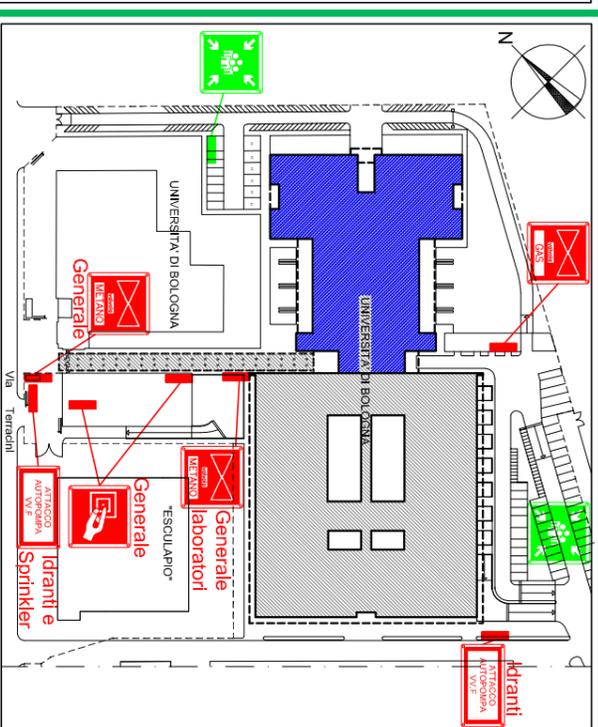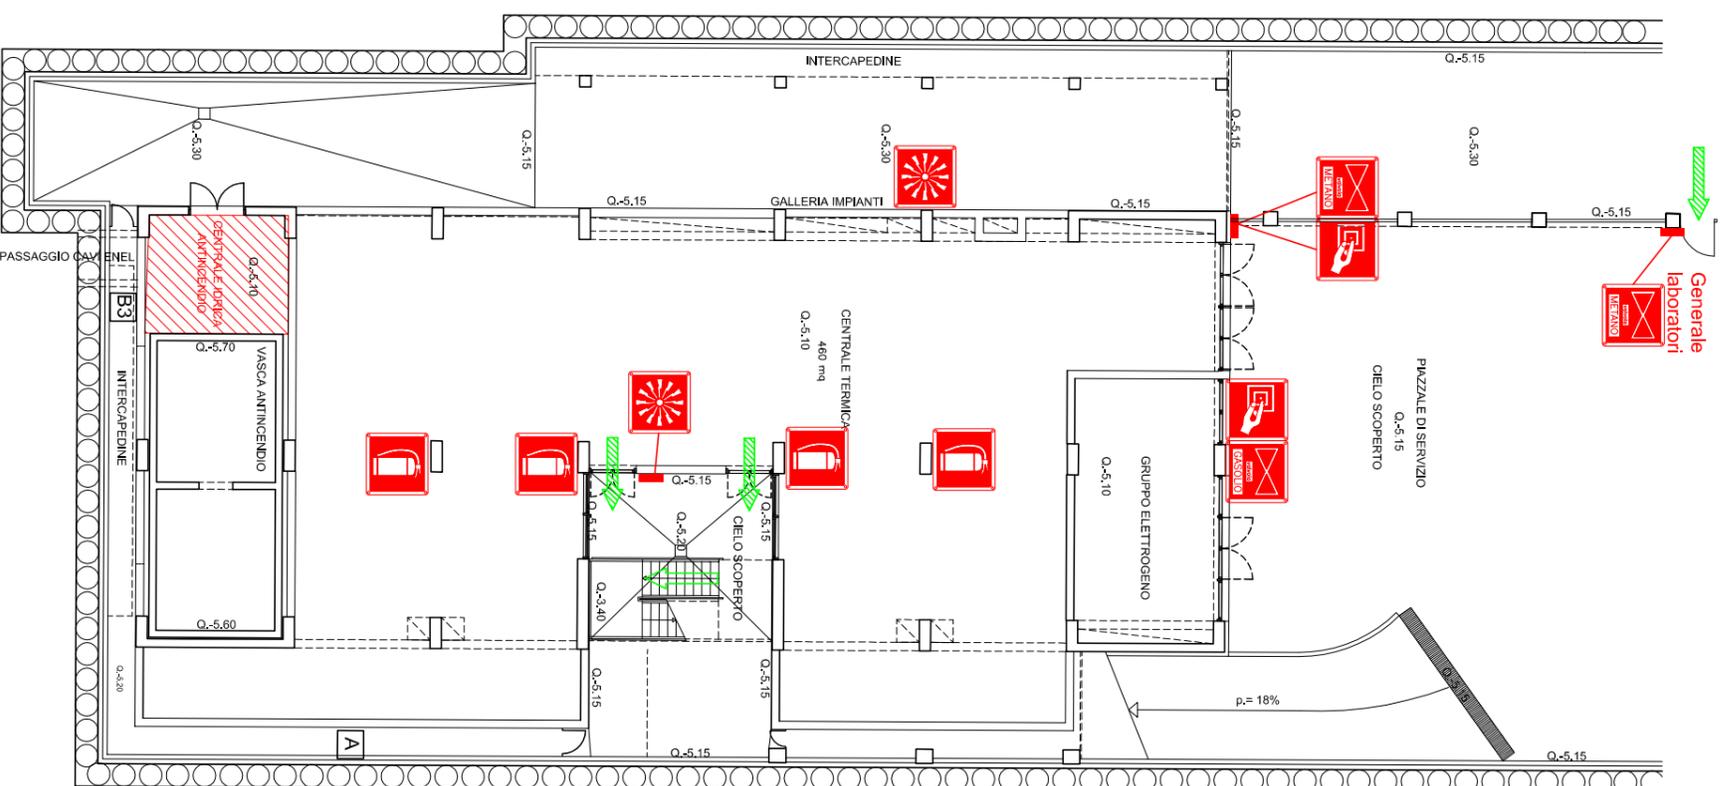

ENTI ESTERNI

- 112** Carabinieri
- 113** Polizia
- 115** Vigili del Fuoco
- 118** Ambulanza

LEGENDA SIMBOLI E SEGNALETICA DI SICUREZZA D.Lgs. 493/96

COSA FARE QUANDO VIENE DATO L'ORDINE DI EVACUAZIONE

- In caso di allarme:**
- 1) Portarsi ordinatamente verso le uscite di sicurezza seguendo la segnaletica verde di sicurezza, senza correre né creare panico.
 - 2) Informare dell'evacuazione le persone che potrebbero non aver sentito l'allarme.
 - 3) Non usare gli ascensori in caso di emergenza.
 - 4) Raggiungere il punto di raccolta più vicino.
 - 5) Non abbandonare il punto di raccolta fino alla fine dell'emergenza.

Il Committente:
UNIVERSITÀ DEGLI STUDI DI BOLOGNA

Descrizione:
Piano di Emergenza con Indicazione delle Vie di Esodo e dei Presidi Antincendio - Locale Impianti

 
A cura di:
IM.TECH s.a.s di Sermasi Giuseppe & C.
<http://www.imtech-online.com>



Via Musolesi, 1a/1b
 40138 BOLOGNA
 tel. 051-30.21.78
 fax 051-30.26.33

Via Aspromonte, 23
 40026 IMOLA (BO)
 tel. 0542-29.331
 fax 0542-29.029

E-mail: info@imtech-online.com E-mail: imolre@imtech-online.com

Scale: **1:250** Data: **29 luglio 2010**



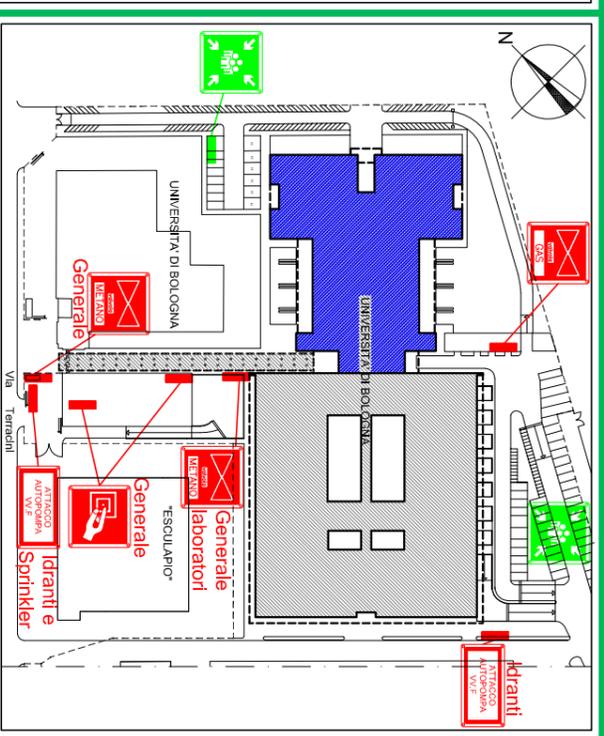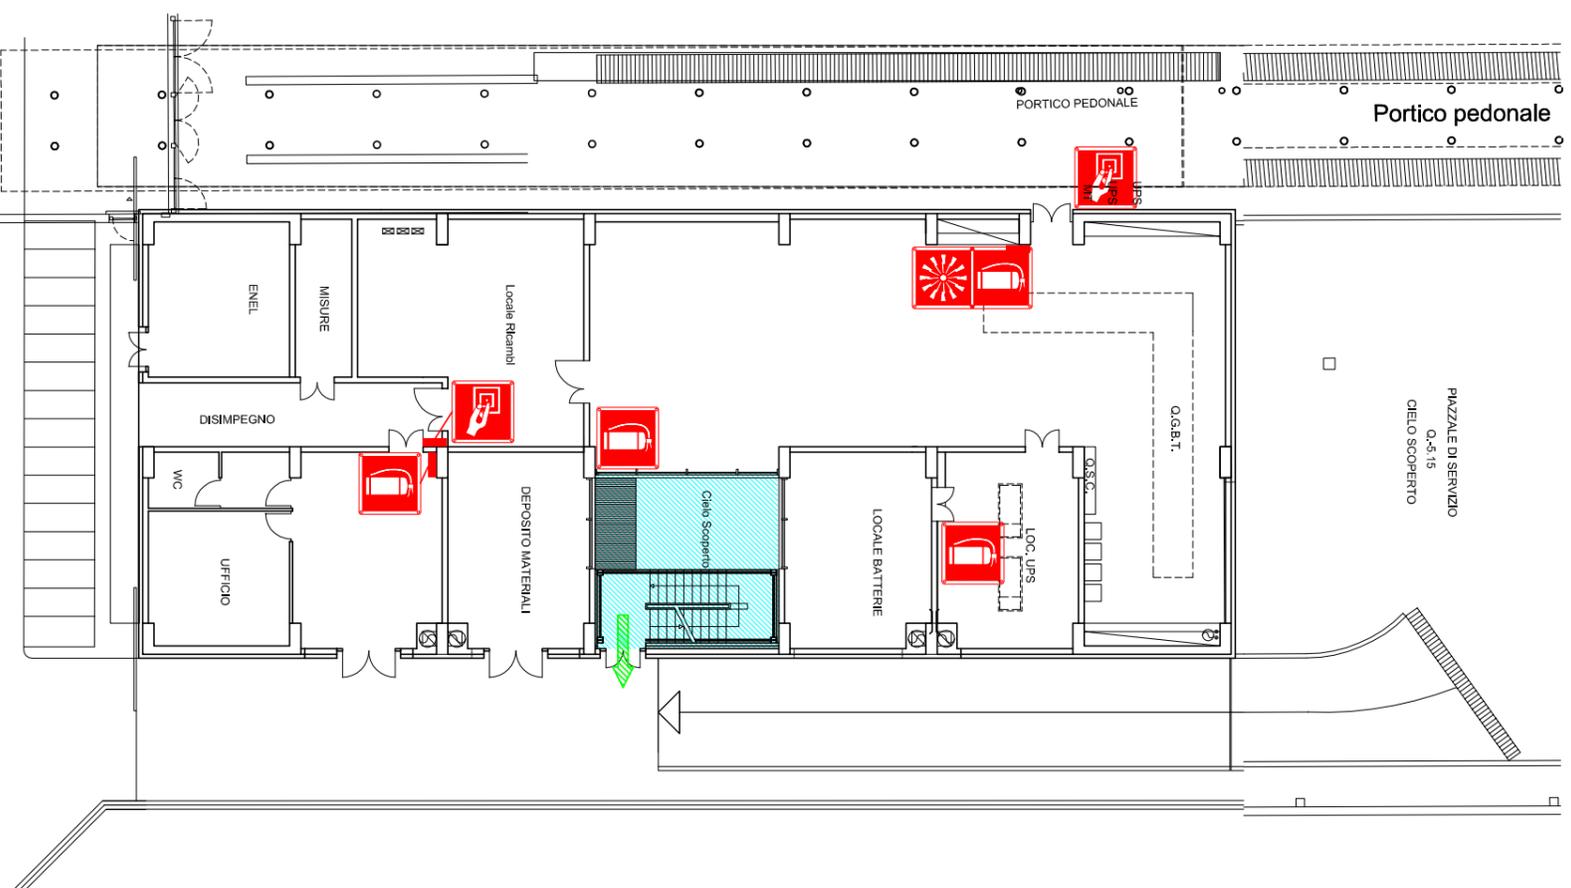

ENTI ESTERNI

- 112** Carabinieri
- 115** Vigili del Fuoco
- 113** Polizia
- 118** Ambulanza

LEGENDA SIMBOLI E SEGNALETICA DI SICUREZZA D.Lgs. 493/96

Attacco VVF	Estintore	Allarme Antincendio	Valvola Antincendio	Valvola Gasolio	Valvola Gas Tecnici
Attrezzatura Antincendio	Pulsante di Sgancio	Punto di Raccolta	Uscita in Orizzontale	Uscita verso l'Alto	Voi Siete Qui

COSA FARE QUANDO VIENE DATO L'ORDINE DI EVACUAZIONE

In caso di allarme:

- 1) Portarsi ordinatamente verso le uscite di sicurezza seguendo la segnaletica verde di sicurezza, senza correre né creare panico.
- 2) Informare dell'evacuazione le persone che potrebbero non aver sentito l'allarme.
- 3) Non usare gli ascensori in caso di emergenza.
- 4) Raggiungere il punto di raccolta più vicino.
- 5) Non abbandonare il punto di raccolta fino alla fine dell'emergenza.

Il Committente:

UNIVERSITÀ DEGLI STUDI DI BOLOGNA

Descrizione:

Piano di Emergenza con Indicazione delle Vie di Esodo e dei Presidi Antincendio - Locale Impianti

A cura di:

IM.TECH s.a.s di Sermasi Giuseppe & C.
<http://www.imtech-online.com>



Via Musolesi, 1a/1b
 40138 BOLOGNA
 tel. 051-30.21.78
 fax 051-30.26.33

Via Aspromonte, 23
 40026 IMOLA (BO)
 tel. 0542-29.331
 fax 0542-29.029

E-mail: info@imtech-online.com
 E-mail: imolre@imtech-online.com

Scala: **1:250**

Data:

29 luglio 2010